


RZUT PIĘTRA 1:100

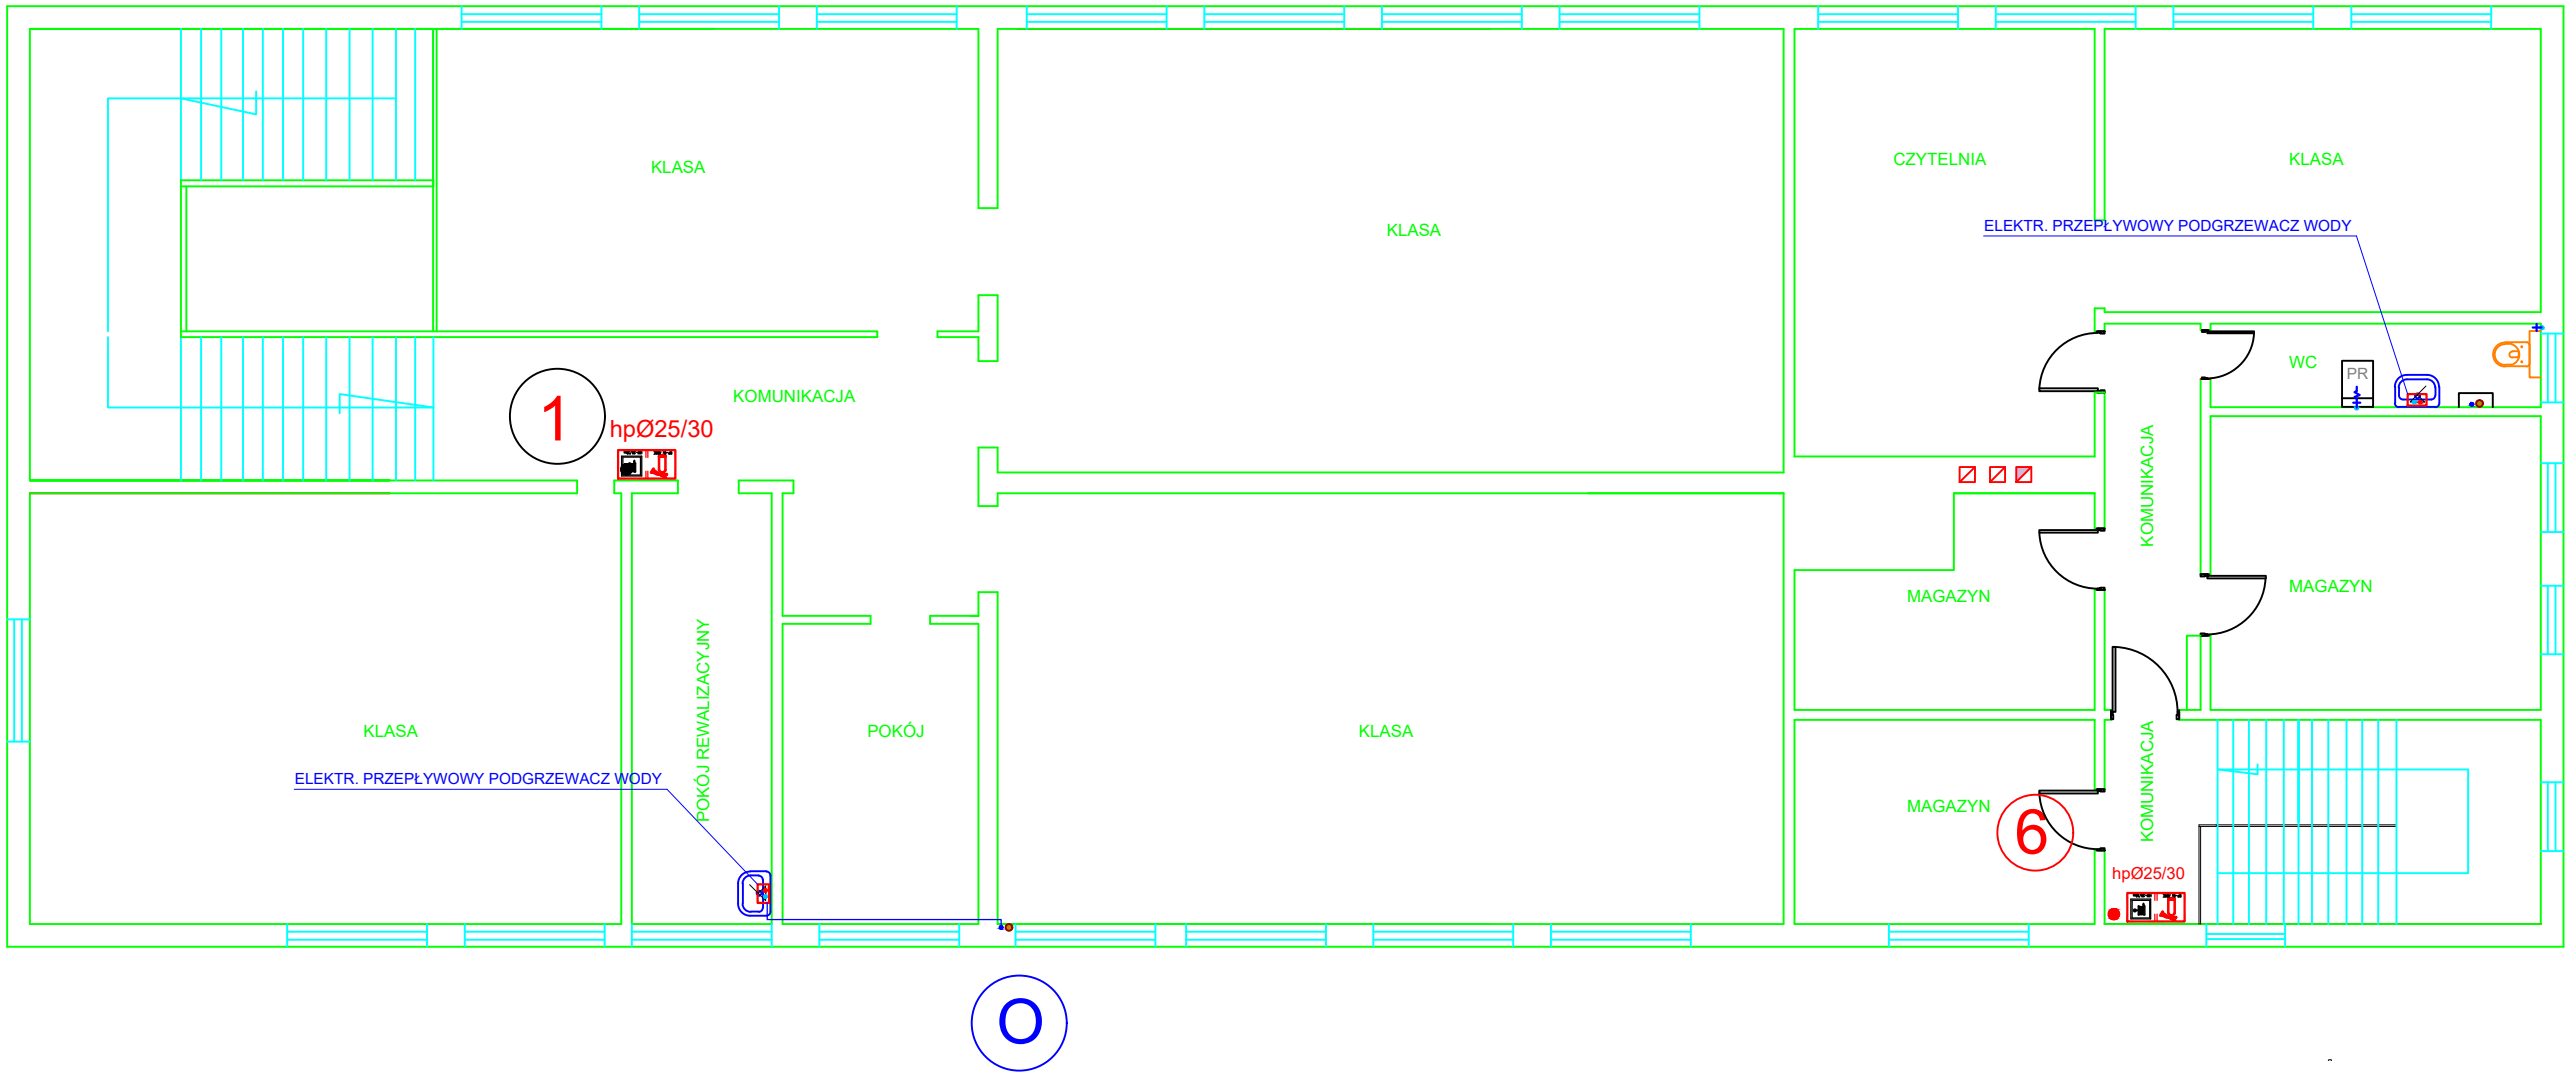


LEGENDA:

	PROJEKTOWANA INSTALACJA WODY ZIMNEJ
	PROJEKTOWANA INSTALACJA CIEPŁEJ WODY
	ISTNIEJĄCA INSTALACJA HYDRANTOWA
	ISTN. INSTAL. WODOCIĄGOWA DO LIKWIDACJI

SANIT CALOR 78-400 Szczecinek ul. Orzechowa 19 tel. kom. 606-640-842 o.wyszomirski@post.pl			
INWESTOR:	SZKOŁA PODSTAWOWA NR 6 UL. KOPERNIKA 18, 78-400 SZCZECINEK		
OBIEKT:	BUDYNEK SZKOŁY PODSTAWOWEJ NR 6 UL. KOPERNIKA 18, 78-400 SZCZECINEK, DZIAŁKA NR 516 OBRĘB 0013		
PROJEKTOWAŁ:	mgr inż. Otton Wyszomirski ZAP/0250/PWOS/12 ZAP/2765/IS/01		
BRANŻA:	SANITARNA	DATA:	maj 2023
TYTUŁ RYSUNKU:	RZUT PIWNIC INSTALACJA WODOCIĄGOWA		SKALA: 1:100
NAZWA PROJEKTU:	PROJEKT BUDOWLANY - INSTALACJA WODOCIĄGOWA		NR RYS. S-5

RZUT PIĘTRA 1:100

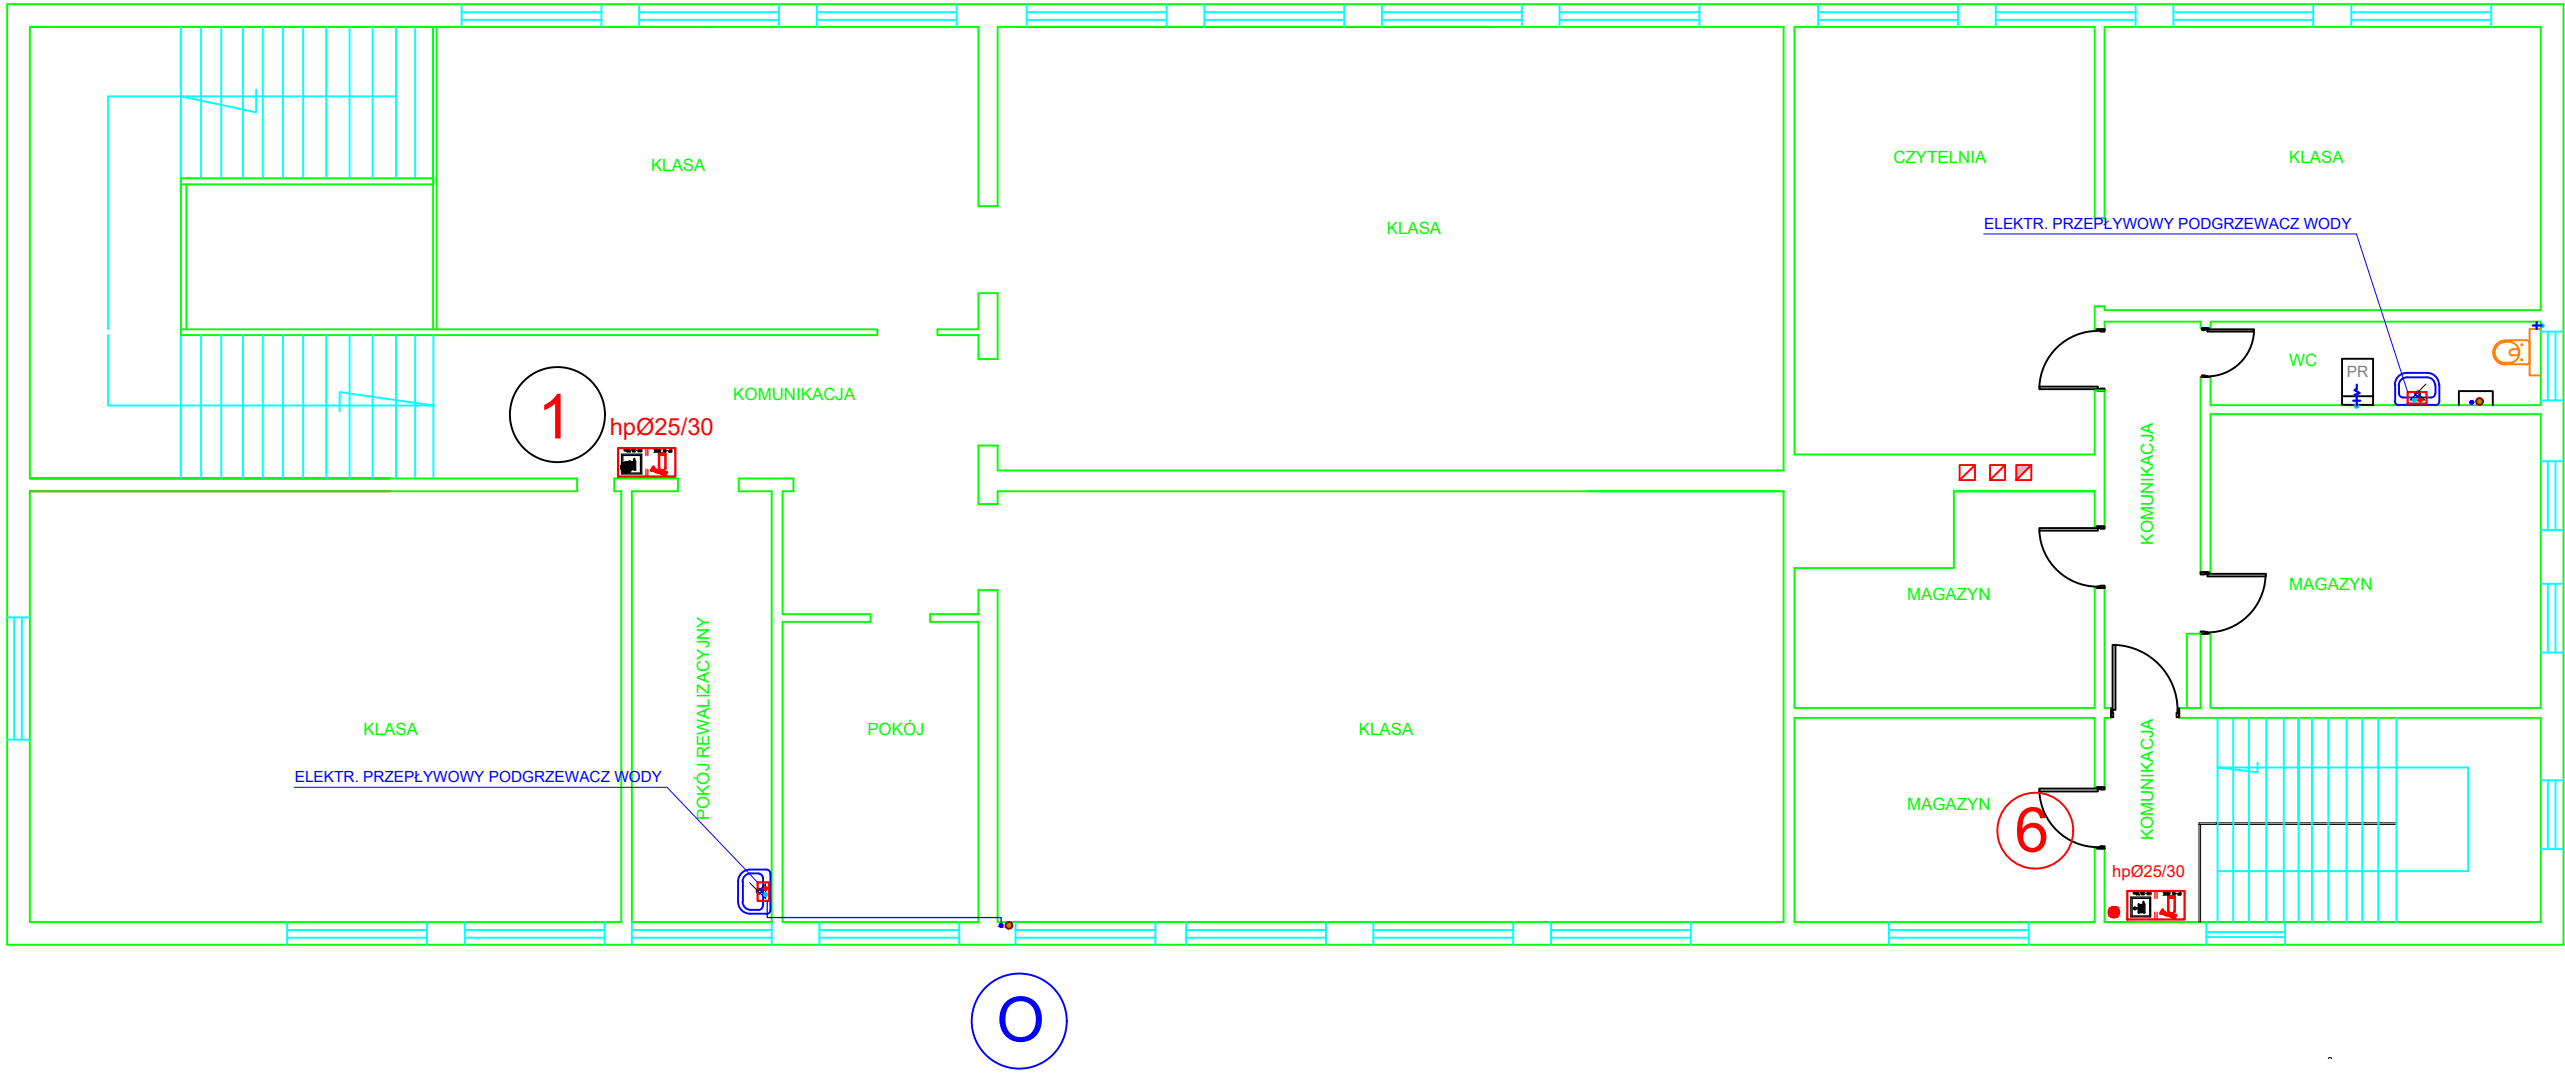

LEGENDA:

	PROJEKTOWANA INSTALACJA WODY ZIMNEJ
	PROJEKTOWANA INSTALACJA CIEPŁEJ WODY
	ISTNIEJĄCA INSTALACJA HYDRANTOWA
	ISTN. INSTAL. WODOCIĄGOWA DO LIKWIDACJI

SANIT CALOR 78-400 Szczecinek ul. Orzechowa 19 tel. kom. 606-640-842 o.wyszomirski@post.pl			
INWESTOR:	SZKOŁA PODSTAWOWA NR 6 UL. KOPERNIKA 18, 78-400 SZCZECINEK		
OBIEKT:	BUDYNEK SZKOŁY PODSTAWOWEJ NR 6 UL. KOPERNIKA 18, 78-400 SZCZECINEK, DZIAŁKA NR 516 OBRĘB 0013		
PROJEKTOWAŁ:	mgr inż. Otton Wyszomirski ZAP/0250/PWOS/12 ZAP/2765/IS/01		
BRANŻA:	SANITARNA	DATA:	maj 2023
TYTUŁ RYSUNKU:	RZUT PIWNIC INSTALACJA WODOCIĄGOWA	SKALA:	1:100
NAZWA PROJEKTU:	PROJEKT BUDOWLANY - INSTALACJA WODOCIĄGOWA	NR RYS.	S-5